 


POZICI 7 ULOŽIT DO PŘÍBALOVÉHO PYTLÍKU.

15	2B01-11-SA111	KIT FILTRACE P500		17	1
14	2B01-17-SA100	ELEKTROINSTALAČNÍ MAT.	ŠACHTA 150.HIDRO BEZ PP	0.00	1
13	2B01-13-SA107	KIT PROPOJENÍ FILTRACE	A BYPASU HIDRO.		1
12	2B01-12-SA107	KIT PROPOJENÍ ČERPADLA	A FILTRACE (ŠACHTA 150)		1
11	2B01-12-SA103	KIT SÁNÍ	(ŠACHTA 150)		1
10	2B01-13-SA102	KIT BYPASU A SOLN.	HIDRO		1
9	2B01-12-SA111	ELEKTROINSTALAČNÍ MAT.	(NEO, HIDRO, OXI, PP)	0.00	1
8	2B12-01-SD015	VÍKO	1500	15.82815	1
7	2B01-11-SA107	KIT PŘÍBAL	VYÚSTĚNÍ PROPLACHU	0.16	1
6	2B01-12-SA105	KIT DESKY ROZVADĚČE	(ŠACHTA S PP)	6,17	1
5	2B01-11-SA112	KIT DESKY ZASUV. A TRAFÁ		3,5	1
4	2B01-13-SA103	KIT DESKY ELEKTRONIKY	SOLNIČKY HIDRO.	21795.01	1
3	2B01-12-SA102	KIT PROPLACHU	(ŠACHTA 150)	0.70	1
2	2B01-11-SA110	KIT ČERPADLA FILTRACE		10,6	1
1	2B01-17-SA106	SKELET (ŠACHTA 150)	(NEO, HIDRO, OXI BEZ PP)	39.76	1
Poz.	Číslo výkresu	Název 1	Název 2	kg	ks

POPIS POSLEDNÍ ZMĚNY INDEXU -

TOLEROVÁNÍ ISO 8015
VŠEOBECNÉ TOLERANCE ISO 2768 mK



HMOTNOST (kg)
151

FORMÁT
A3

MĚŘÍTKO
1:20

ALBIXON[®]

KRESLIL **Kutilek, Tomas**

MATERIÁL -

OP

INDEX

DATUM **26.11.2019**

POLOTOVAR

-

NÁZEV 1

ŠACHTA

NÁZEV 2

ECONOMIC V03

VÝKRES

3S01-17-001G




LIST

1 / 2

TECHNOLOGICKÁ ŠACHTA ECONOMIC V03

BY-PASS
K TEPELNÉMU ČERPADLU

PROPLACH

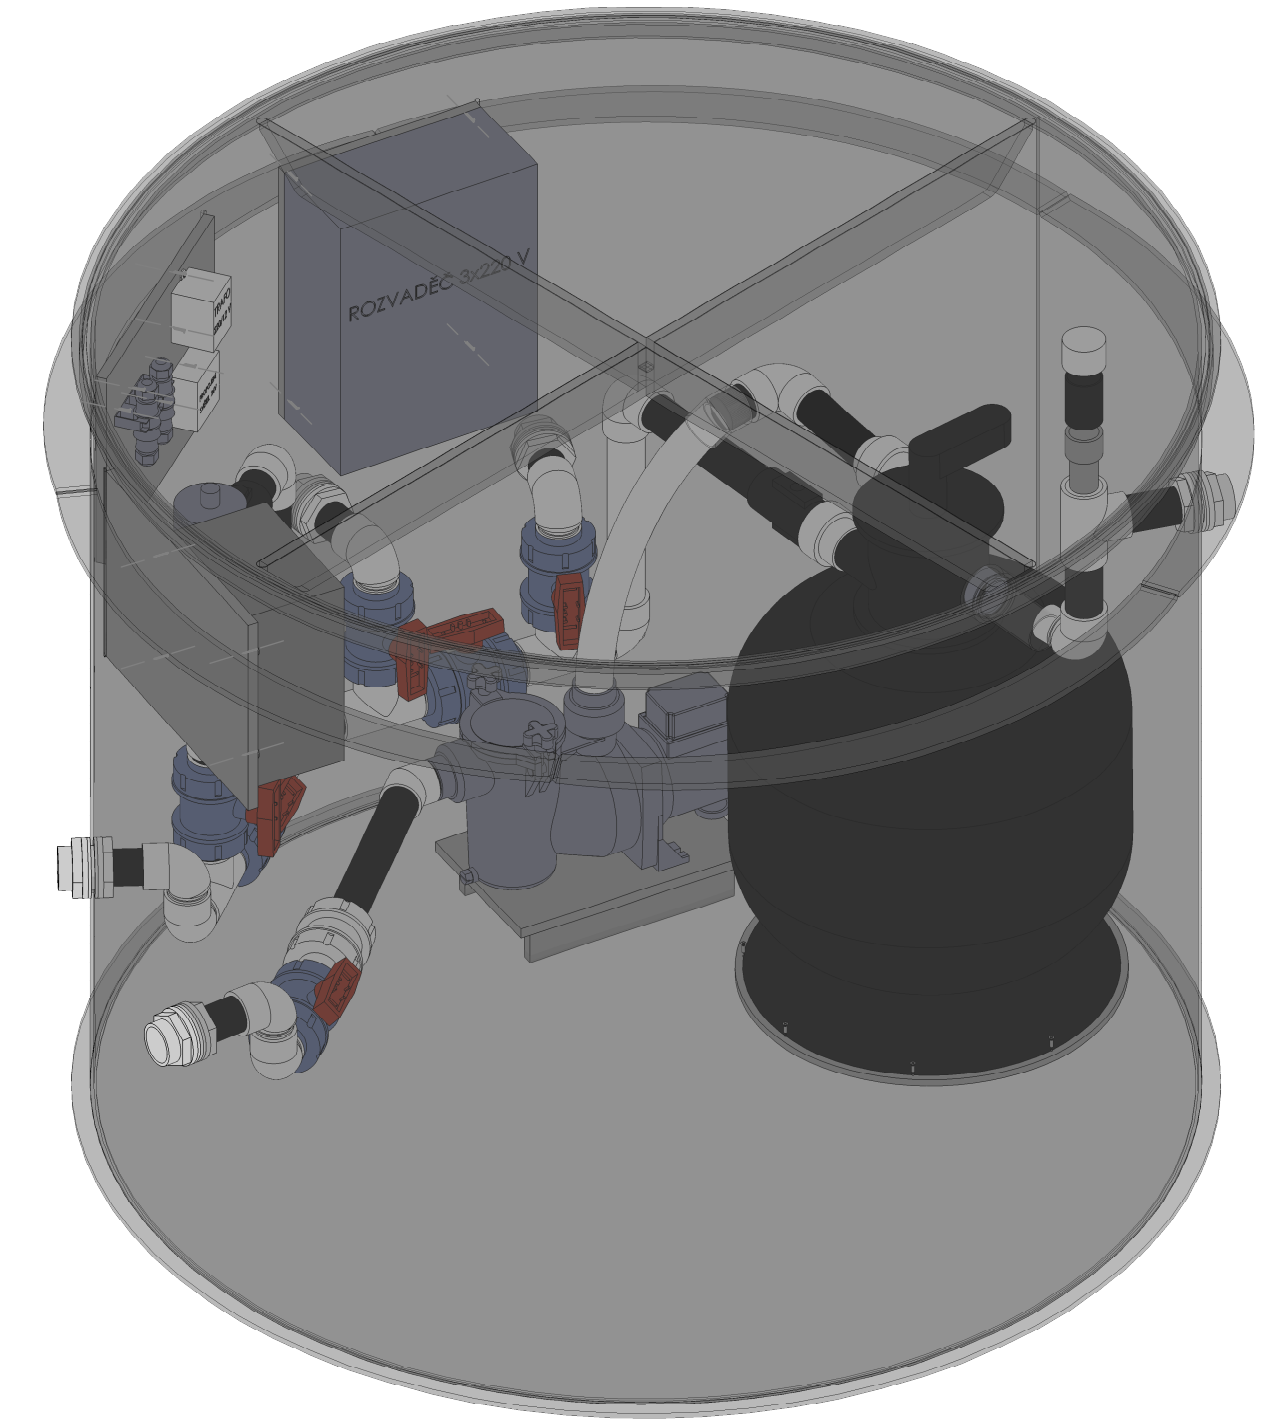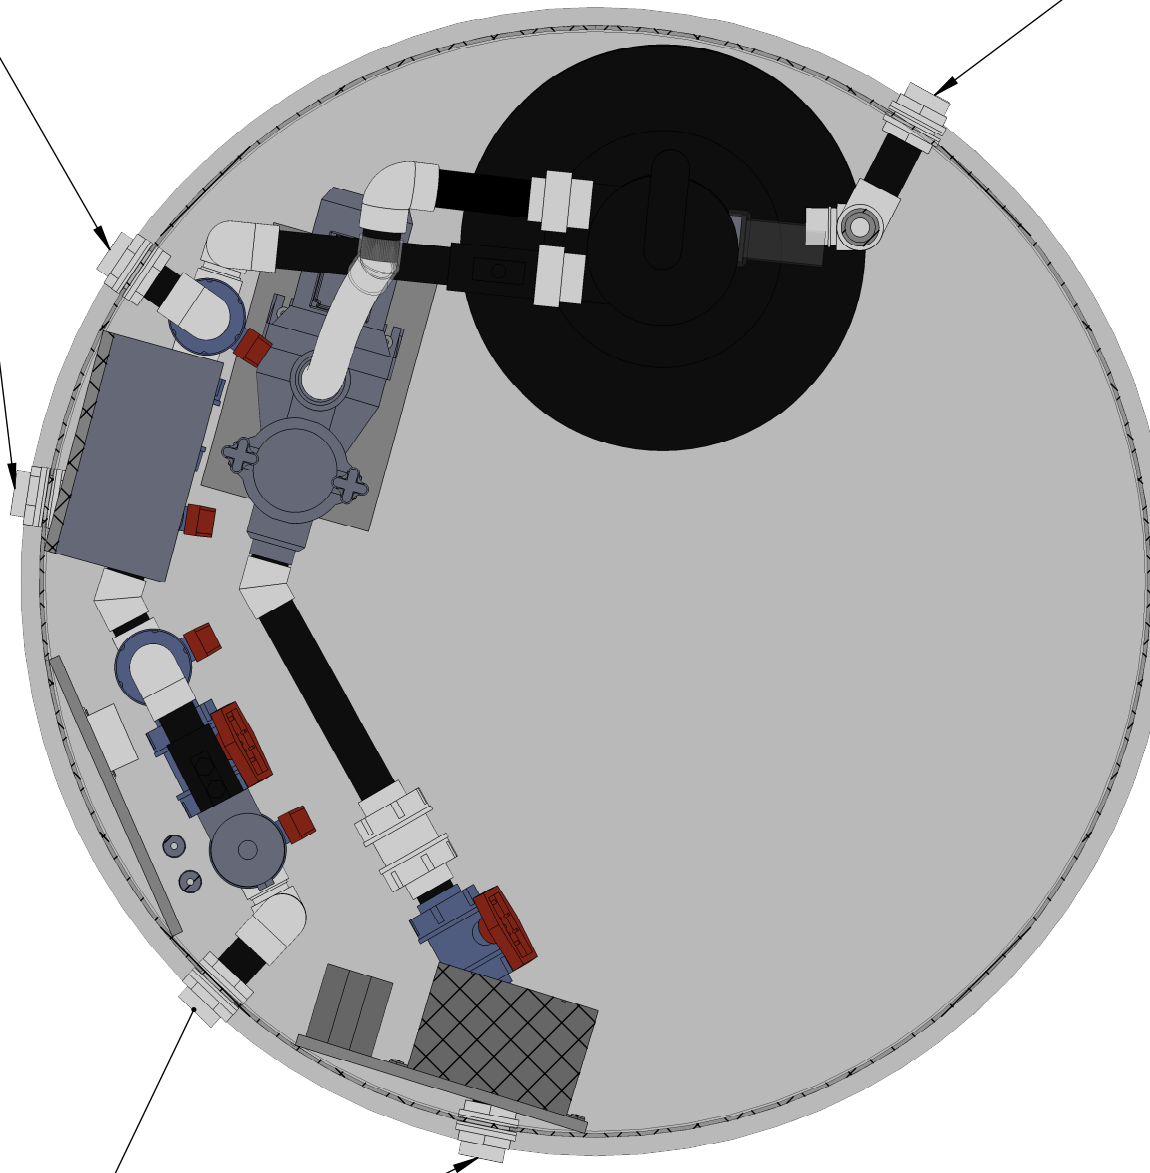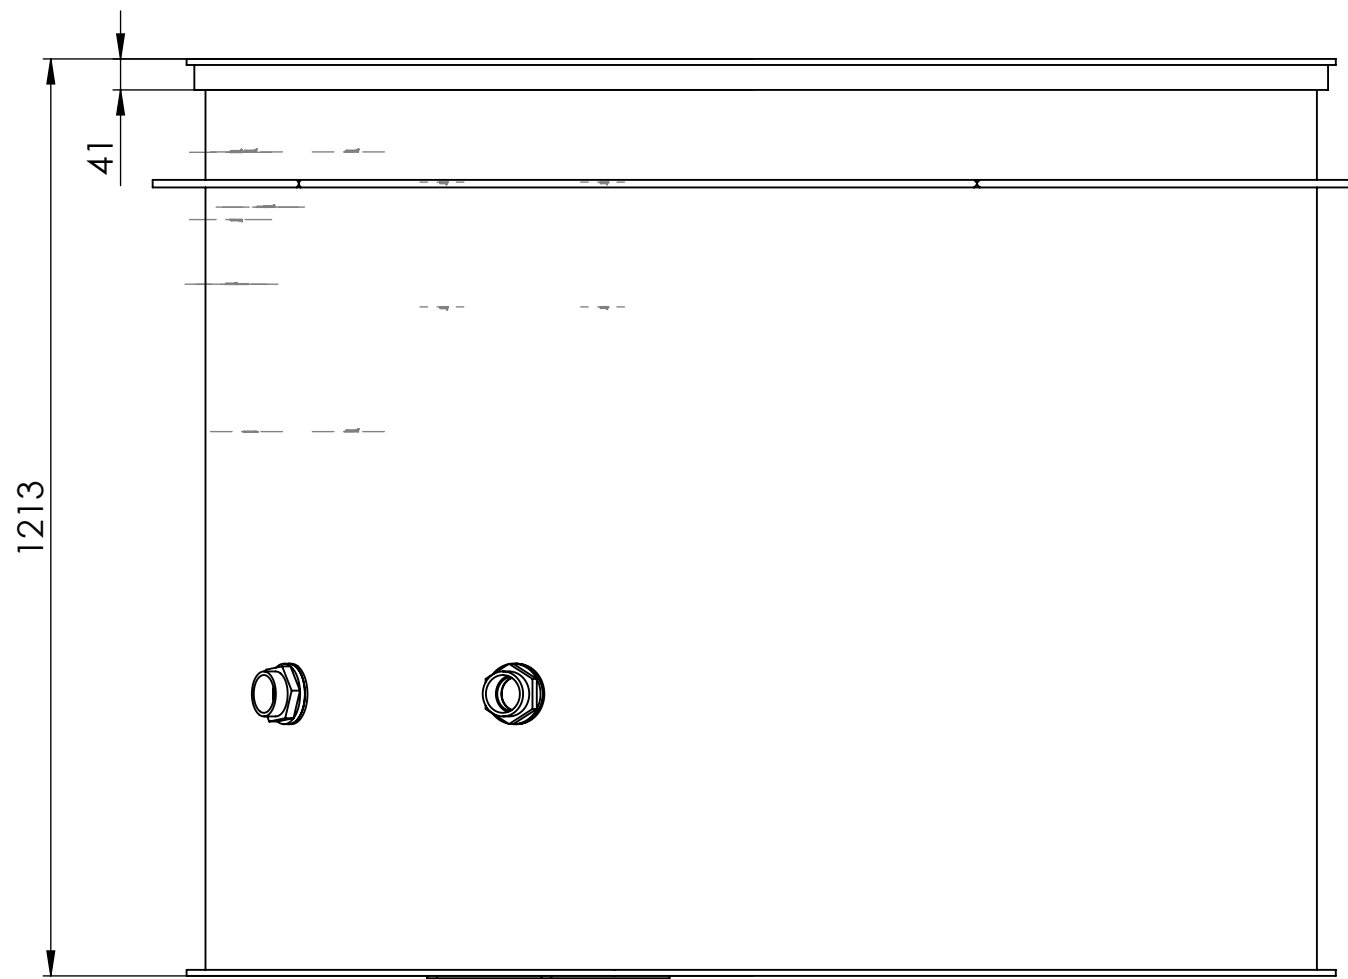

VÝTLAK K TRYSKÁM

SÁNÍ ZE ŽLÁBKU

VÝTLAK K TRYSKÁM

SÁNÍ ZE ŽLÁBKU

BY-PASS
K TEPELNÉMU ČERPADLU

PROPLACH

